


建筑	给排水	电气	动力
结构	暖通	电讯	校工

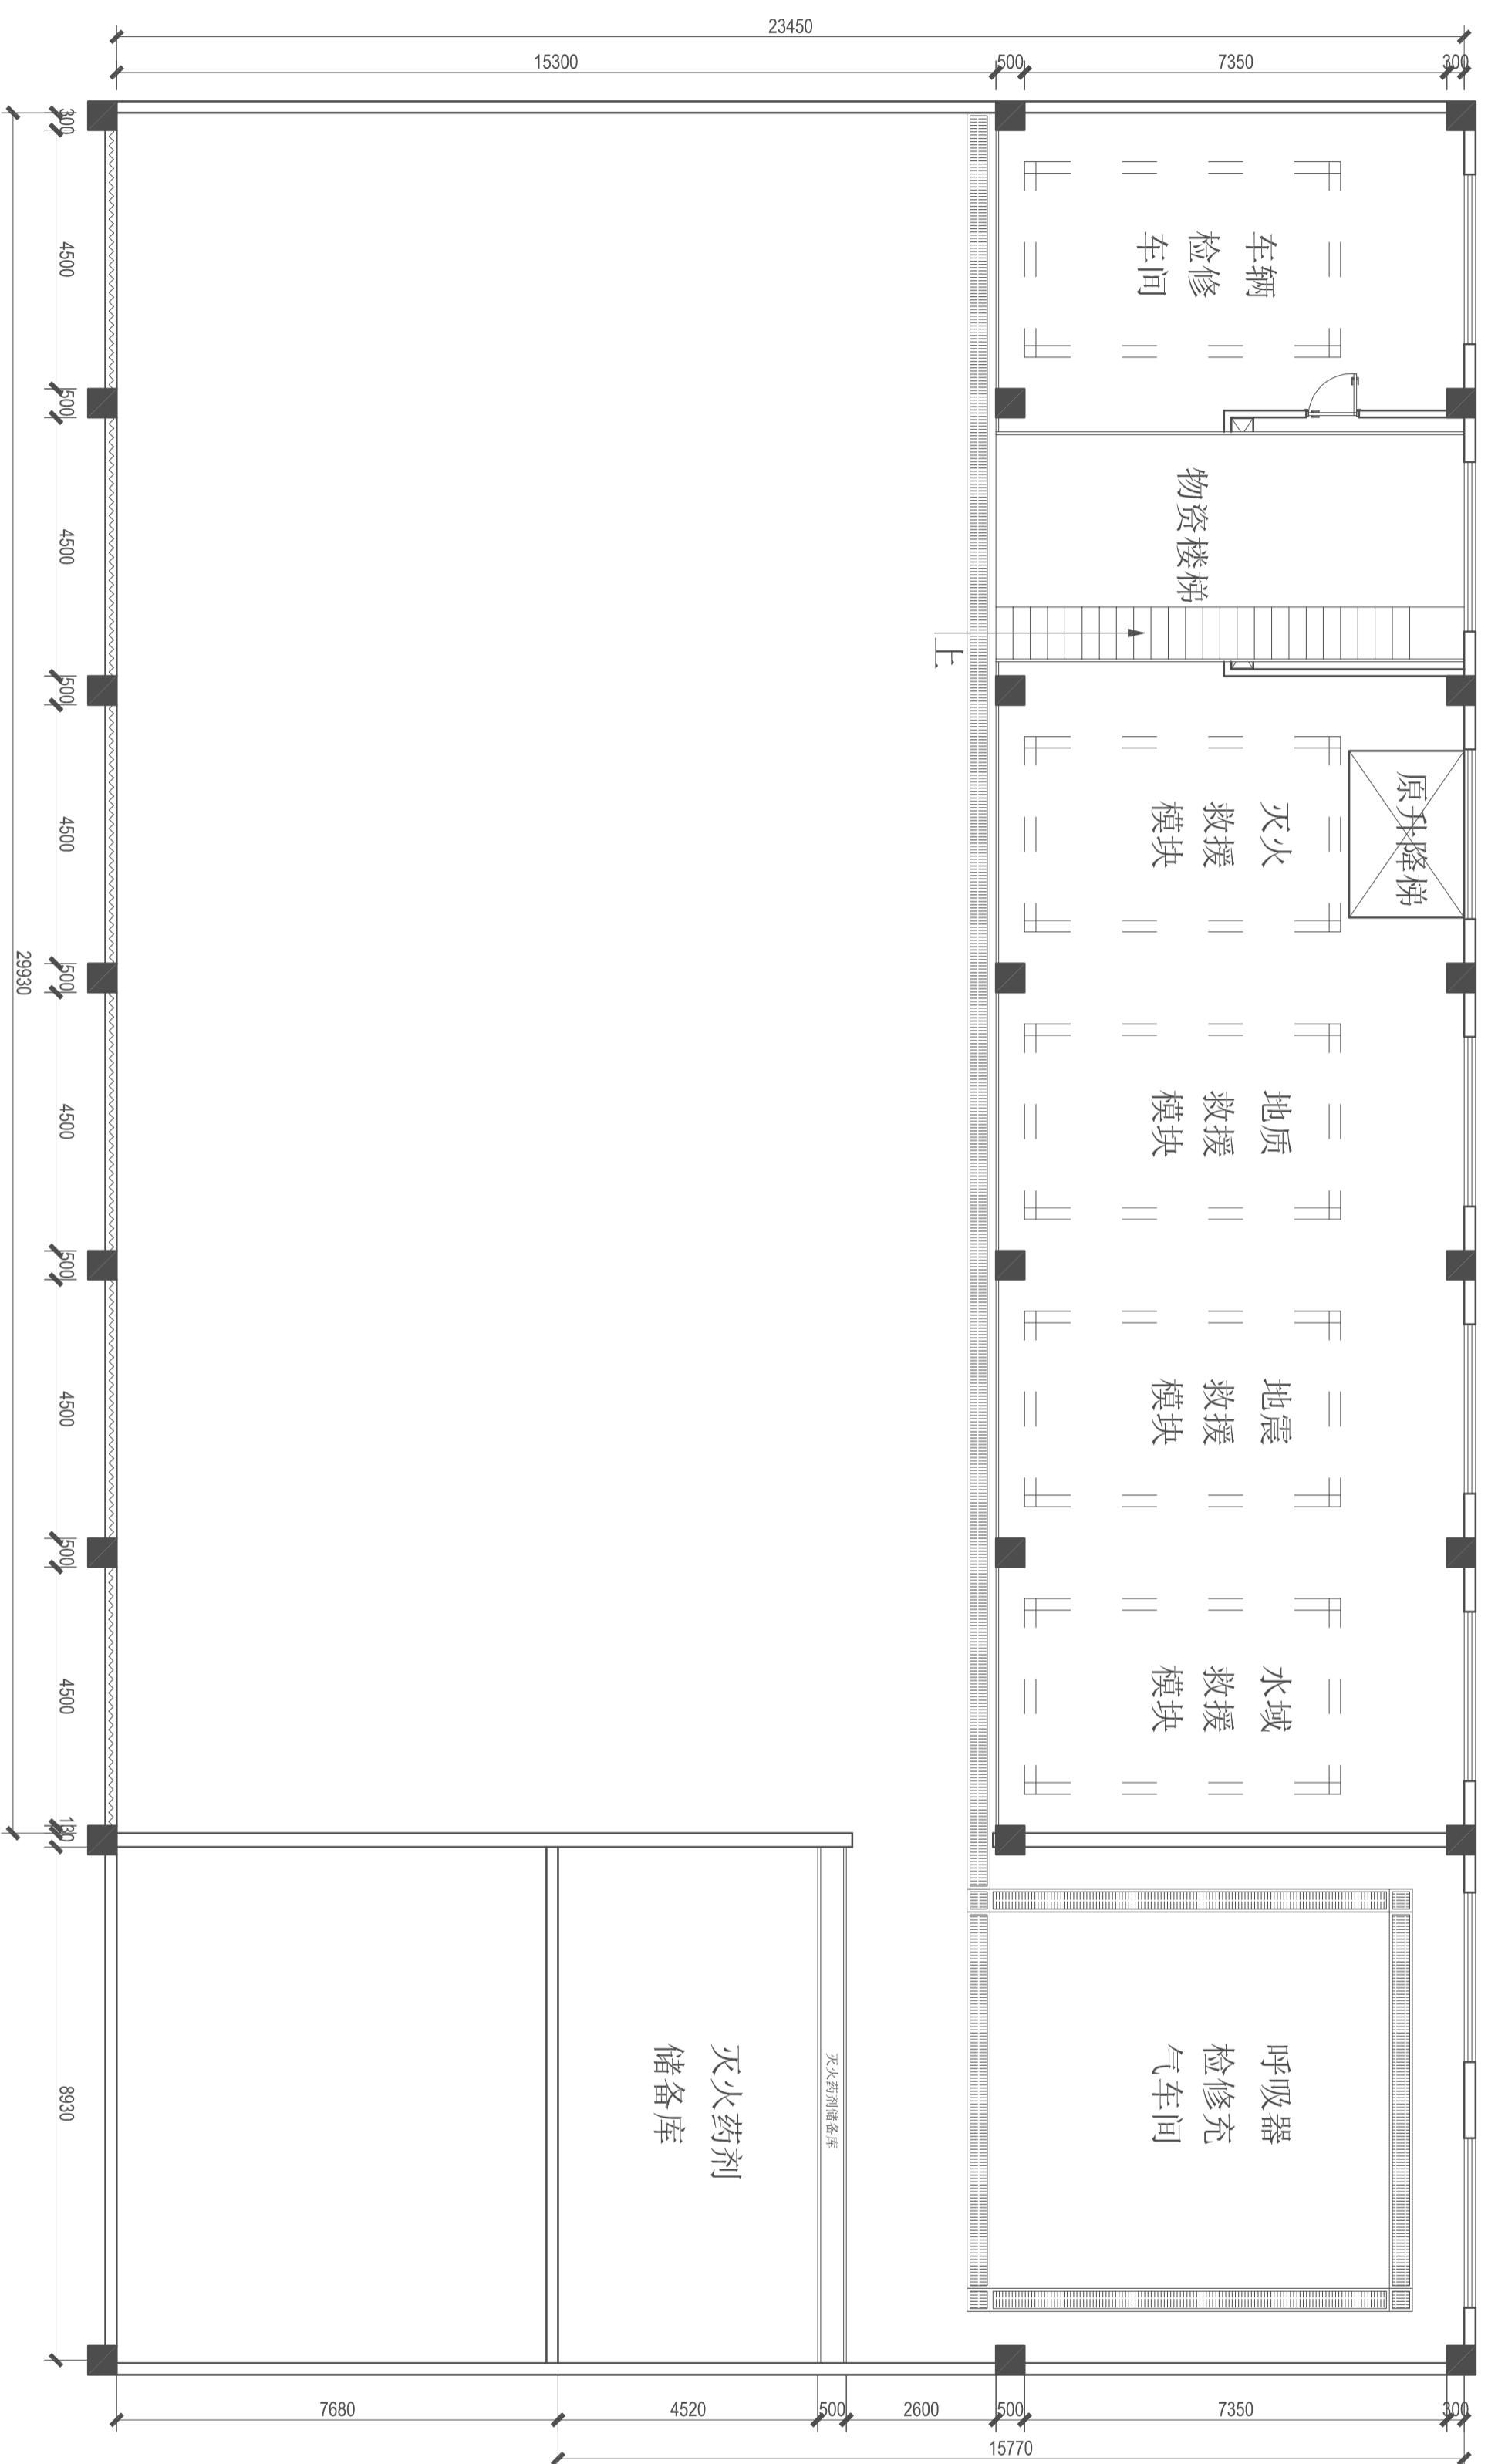

FF  
1F FURNITURE/FURNISHING PLAN  
一层平面布置图 SCALE: 1/100

DESIGN FIRM 设计单位

COOPERATIVE DESIGN 合作设计

CLIENT 建设单位  
建设单位

PROJECT TITLE 项目名称

DRAWING TITLE 图名

REVISIONS 版本

第一版 第二版

第三版 第四版

第五版 第六版

APPROVED 审定

VERIFIED 审核

CHECKED 校对

DESIGNER 设计

DRAWN 制图

SCALE 比例

2013.01.01

DATE 日期

版权所有

施工图须以标注尺寸为准

施工单位须按图施工

如有不符须立即通知设计单位

This drawing is copyright

Copyright must not be reproduced or

circulated without the written


consent of the architect.

KEY PLAN 索引图

SHEET No. 图号

PROJECT No. 项目编号

建筑	给排水	电气	动力
结构	暖通	电讯	校工

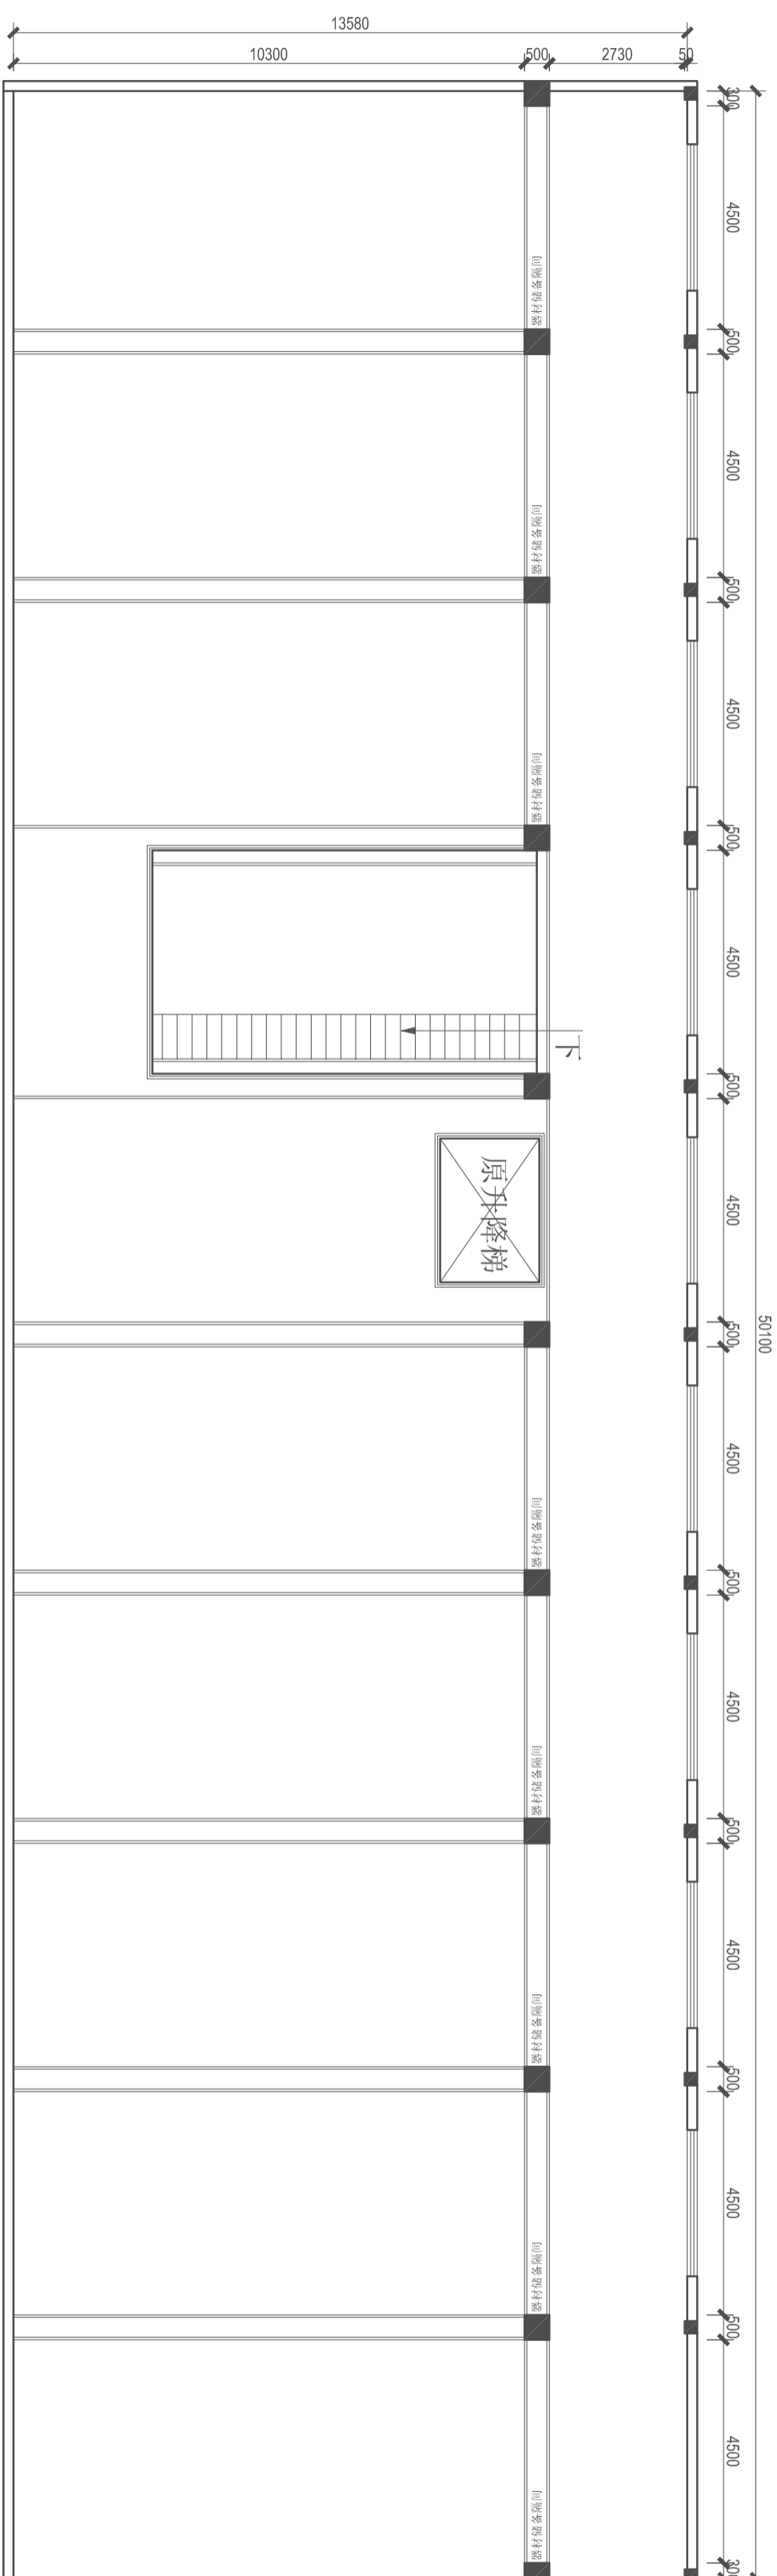

FF  
二

2F FIXTURE/FURNISHING PLAN  
二层平面布置图 SCALE:1/120

DESIGN FIRM 设计单位

COOPERATIVE DESIGN 合作设计

CLIENT 建设单位  
建设单位

PROJECT TITLE 项目名称

DRAWING TITLE 图名

REVISIONS 版本

第一版 第二版

第三版 第四版

第五版 第六版

审定

VERIFIED

CHECKED

校对

DESIGNER

设计

DRAWN

制图

SCALE

比例

2013. 01. 01

DATE

日期

版权所有

施工时须以标注尺寸为准

如有不符须立即通知设计单位

This drawing is copyright of the designer.

Conversions must check all dimensions or file

Corrections must be received immediately by architect

KEY PLAN 索引图

SHEET No. 图号

PROJECT No. 项目编号